



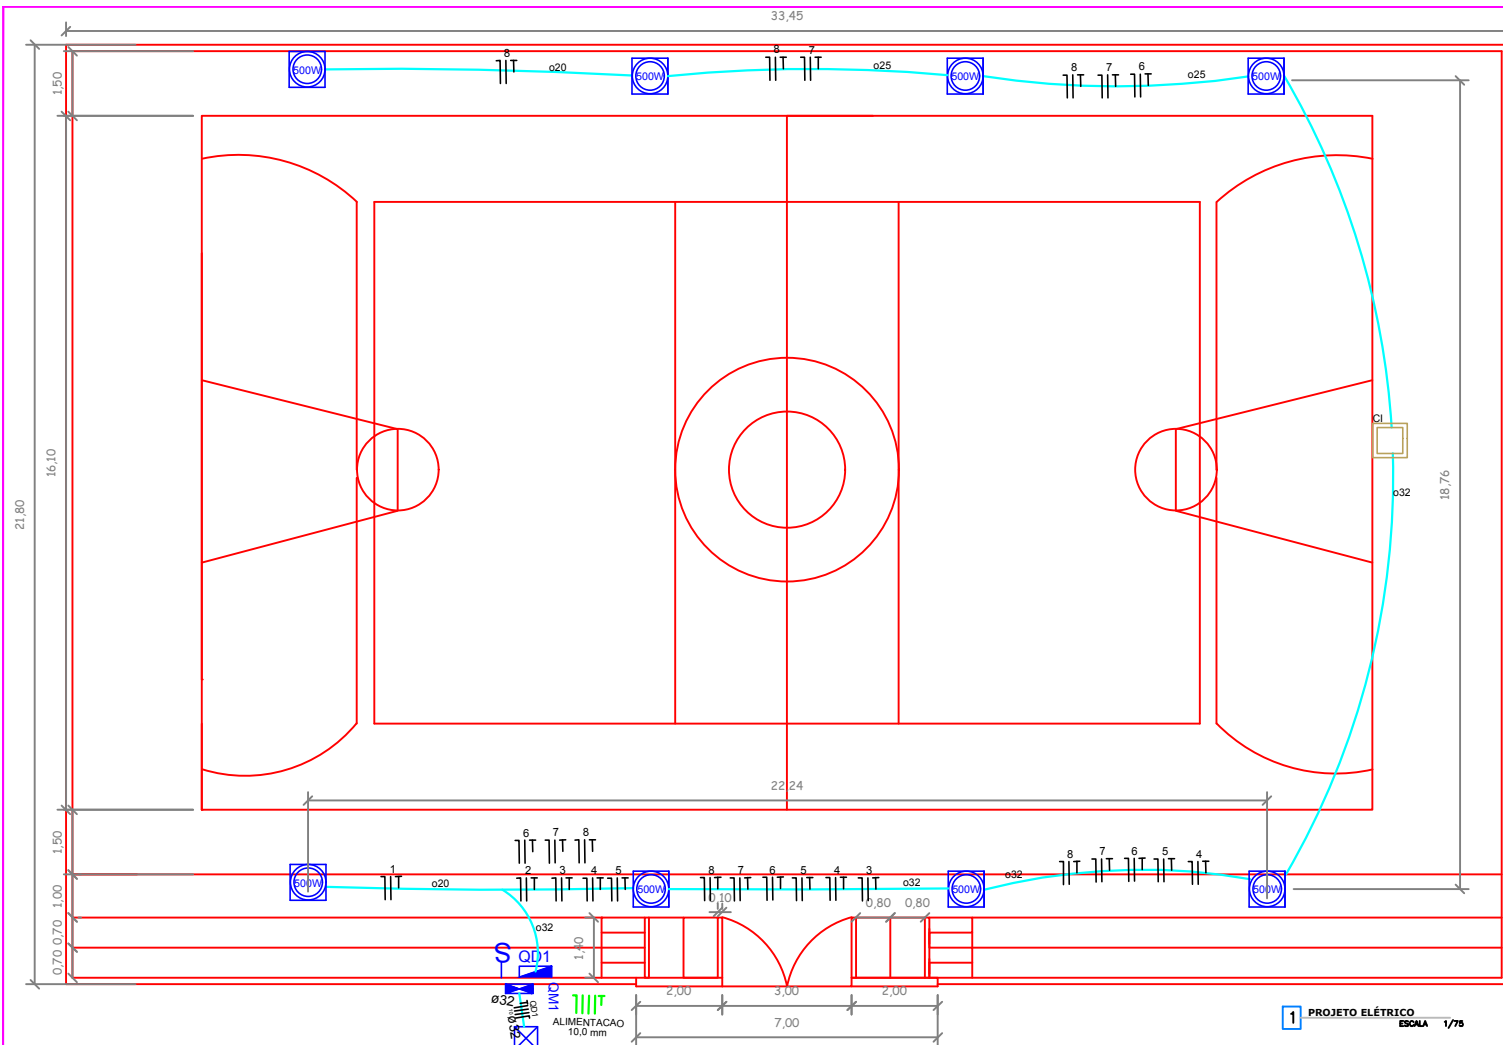

| Legenda |                                                                 |
|---------|-----------------------------------------------------------------|
|         | Caixa de inspeção - Alvenaria - Ø300x300m c/ tampa 3/4" x 2.40m |
|         | Caixa de medição embutir a 1.20m do piso                        |
|         | Entrada de serviço aérea                                        |
|         | Interruptor autom. por presença a 2.20m do piso                 |
|         | Interruptor paralelo 2 teclas - 1.10m do piso                   |
|         | Interruptor simples 1 tecla - 1.10m do piso                     |
|         | Interruptor simples 2 teclas - 1.10m do piso                    |
|         | Interruptor simples 3 teclas - 1.10m do piso                    |
|         | Interruptor simples 1 tecla 25A/220V - 1.10m do piso            |
|         | Luminária pr.fluor. compacta dupla - embutir                    |
|         | Luminária pr.lâmp. fluoresc. compacta dupla - paralela          |
|         | Ponto: 2P+T a 2.20m do piso                                     |
|         | Ponto: 2P+T a 0.30m do piso                                     |
|         | Quadro de distribuição - embutir a 1.50m do piso                |
|         | Tomada hexagonal (NBR 14136) - 2P+T 10 A a 0.30m do piso        |
|         | Tomada hexagonal (NBR 14136) - 2P+T 10 A a 1.10m do piso        |
|         | Tomada hexagonal (NBR 14136) - 2P+T 10 A a 2.20m do piso        |
|         | Tomada universal 2P+T                                           |

| Lista de Materiais |                                |       |
|--------------------|--------------------------------|-------|
| Qtde               | Descrição                      | Unid. |
| 1                  | Interruptor de presença 8 1/2" | un    |
| 2                  | Interruptor de presença 8 1/2" | un    |
| 3                  | Interruptor de presença 8 1/2" | un    |
| 4                  | Interruptor de presença 8 1/2" | un    |
| 5                  | Interruptor de presença 8 1/2" | un    |
| 6                  | Interruptor de presença 8 1/2" | un    |
| 7                  | Interruptor de presença 8 1/2" | un    |
| 8                  | Interruptor de presença 8 1/2" | un    |
| 9                  | Interruptor de presença 8 1/2" | un    |
| 10                 | Interruptor de presença 8 1/2" | un    |

DIAGRAMA UNIFILAR

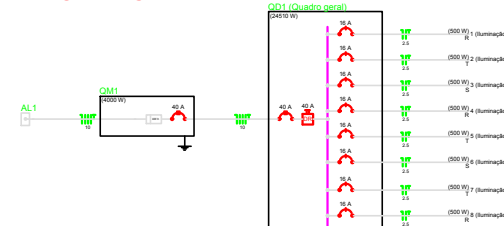

2 DIAGRAMA UNIFILAR ESCALA 1/50

ASSINATURAS:

PROFESSOR: PREFEITURA MUNICIPAL DE TIMBAUBA DOS BATISTAS CNPJ: 08.096.596/0001-07

RESP. TÉCNICO E AUTOR DO PROJETO: ENGR. LUCAS ANTONIO DE MEDEIROS TEIXEIRA CREA 211674664

PROJETO: PREFEITURA MUNICIPAL DE TIMBAUBA DOS BATISTAS

DESCRIÇÃO: DISTRIBUIÇÃO DOS CIRCUITOS - DIAGRAMA UNIFILAR

LOCAL: RUA BEATRIZ TORRES DE ARAÚJO SN CENTRO TIMBAUBA DOS BATISTAS

FECHA: 10/05/2022

PROJETO: 01/01